



PLANTA ARQUITECTONICA

ESCALA: 1:50

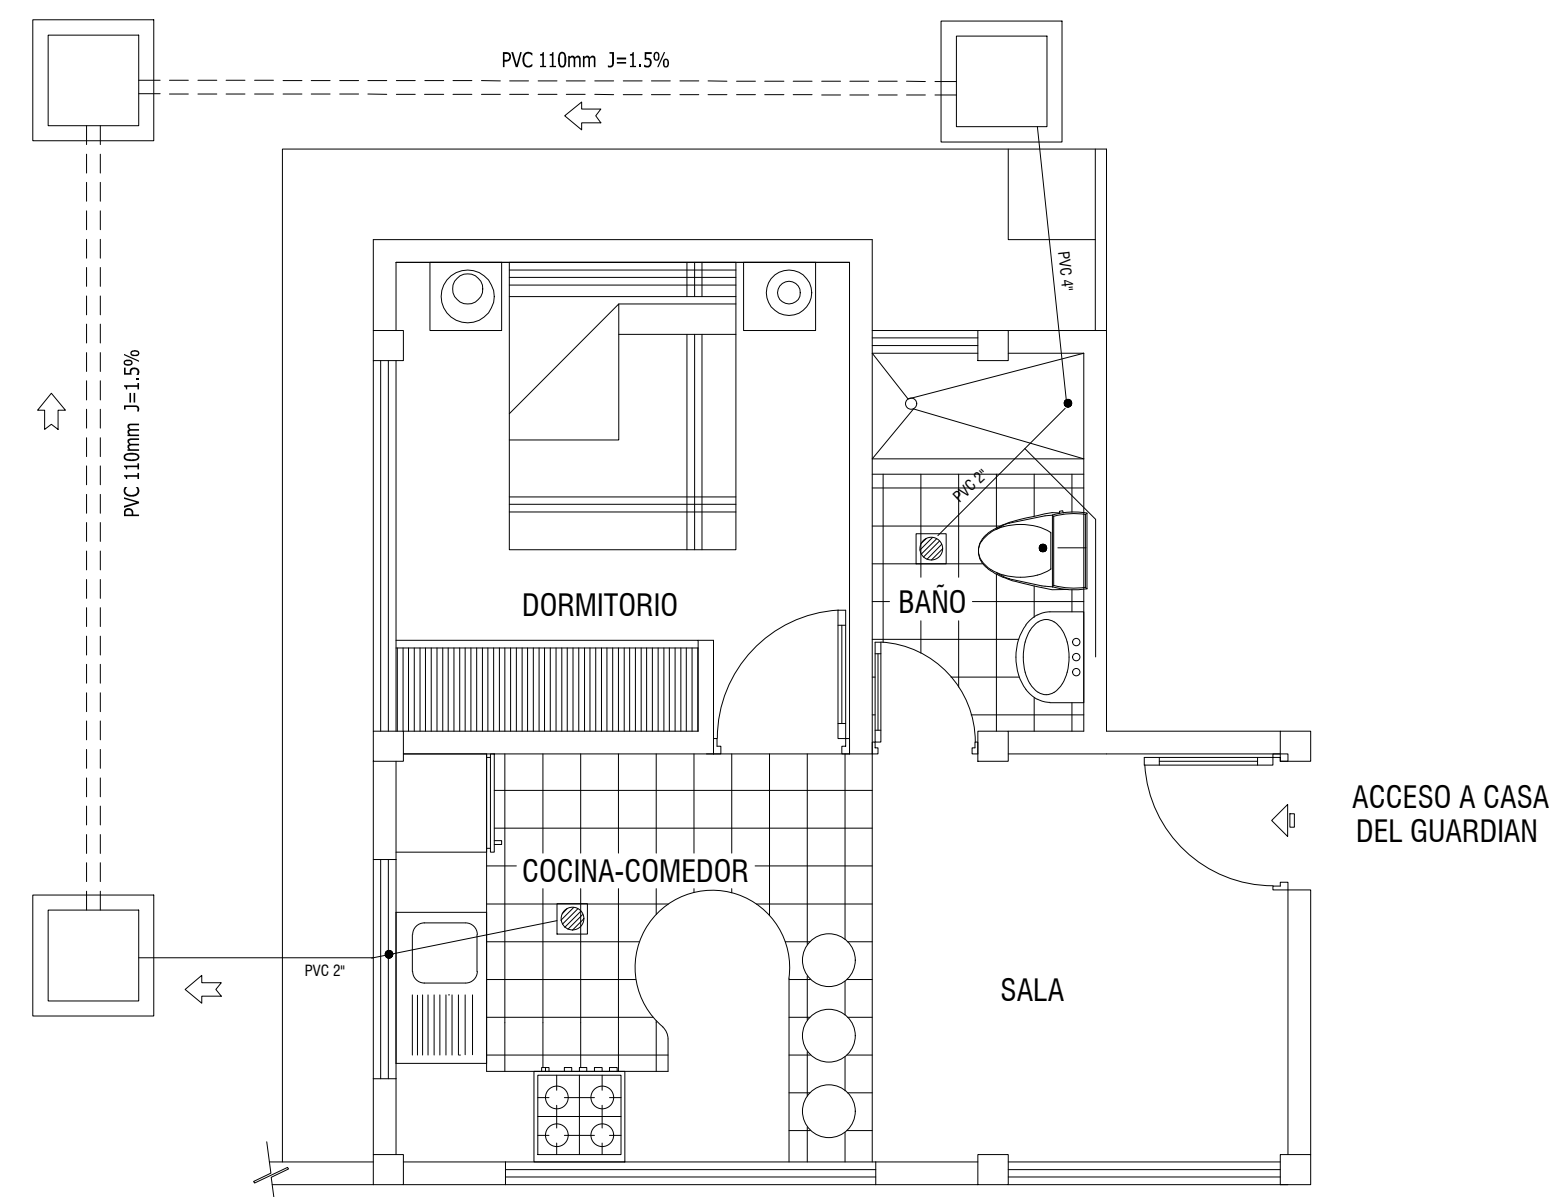


INSTALACION HIDROSANITARIA

ESCALA: 1:50

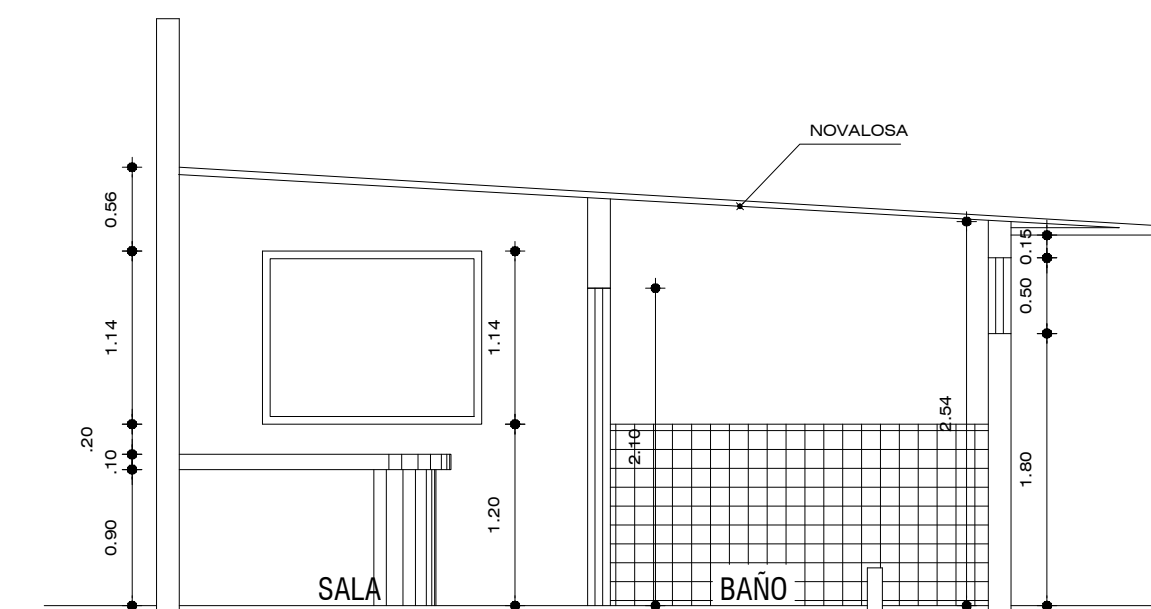

CORTE A-A

ESCALA: 1:50

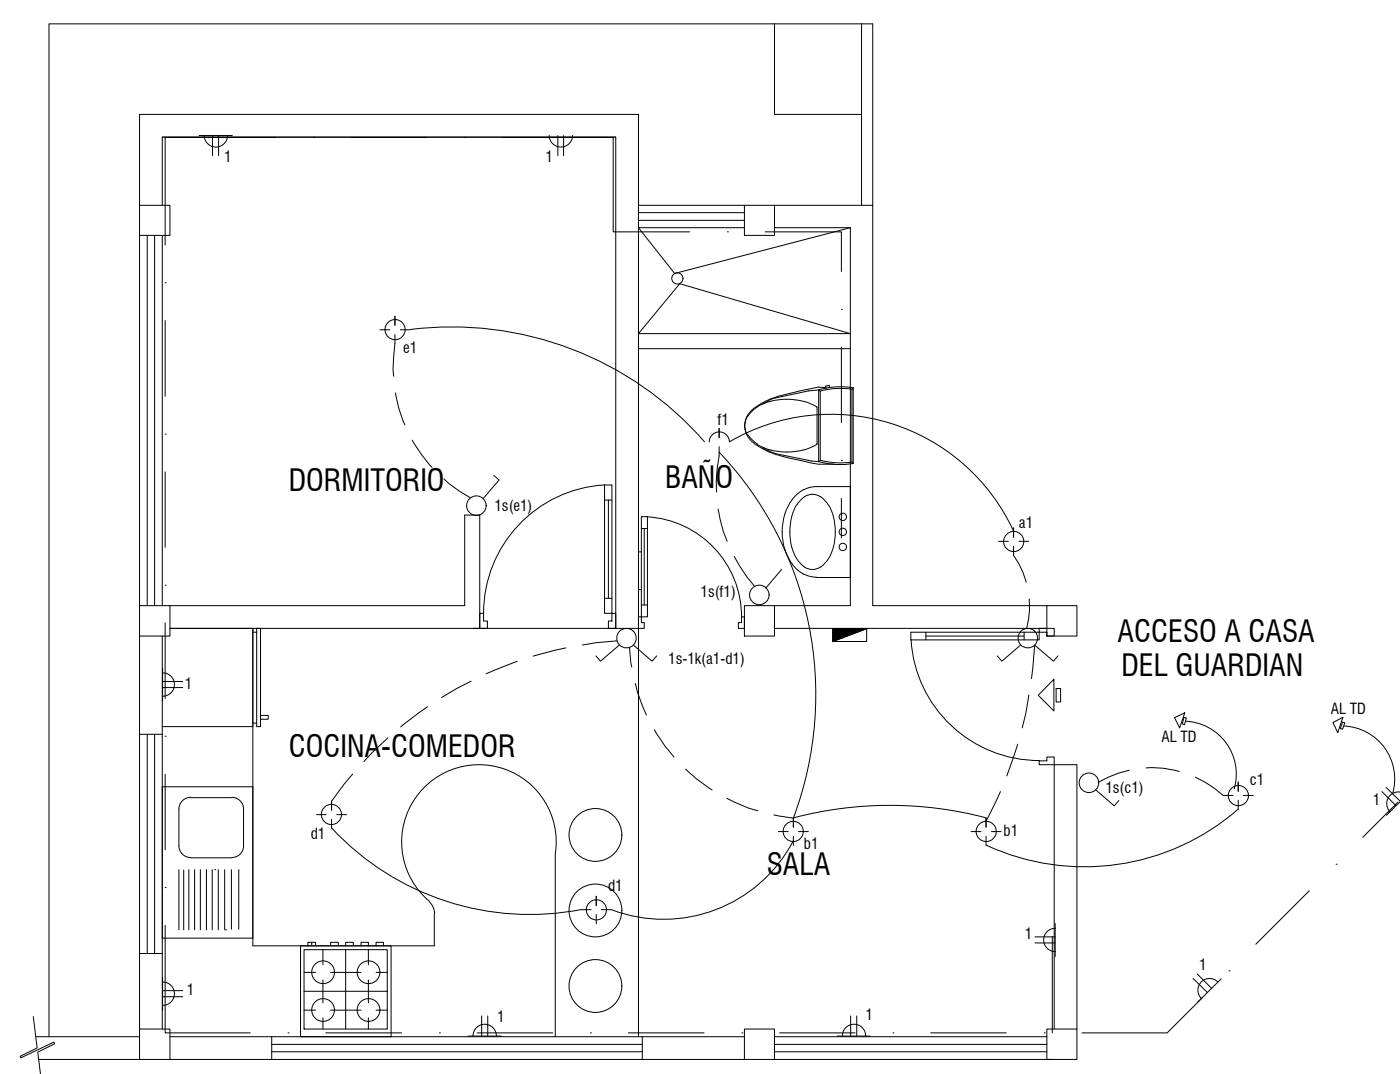

INSTALACION ELECTRICA

ESCALA: 1:50

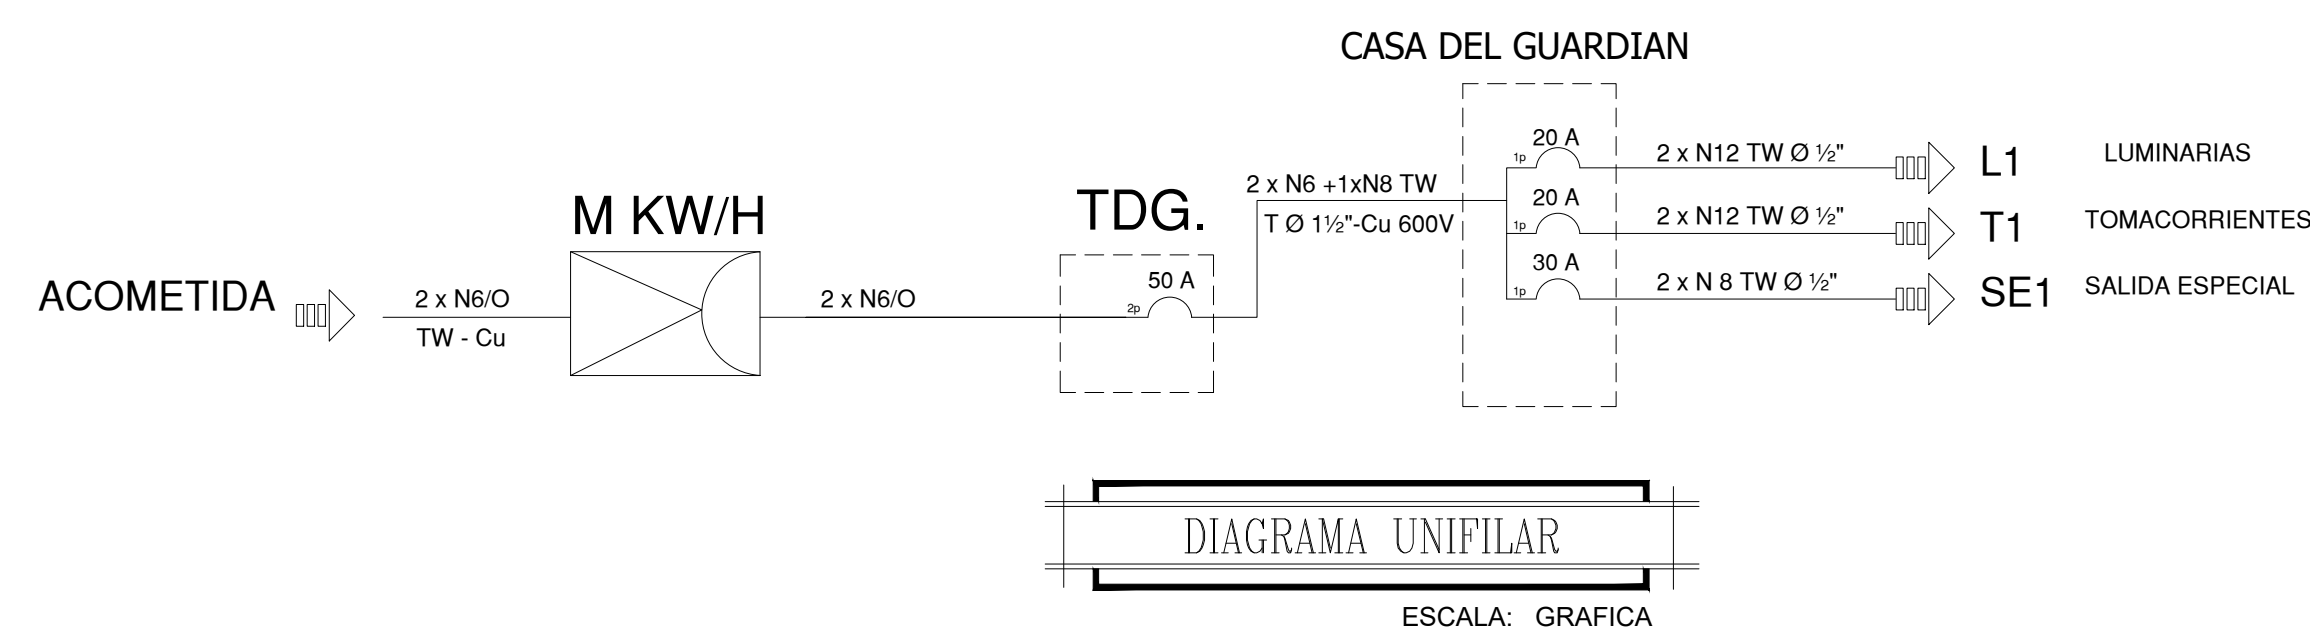


DIAGRAMA UNIFILAR

ESCALA: GRAFICA

SIMBOLOGIA HIDROSANITARIA	
	CAJA DE REVISION
	SUMIDERO DE PISO
	TUBERIA PVC TIPO B
	PUNTO DE AAPP (1/2")
	RED DE AAPP (1/2")

	EMPRESA PÚBLICA MUNICIPAL DE AGUA POTABLE, ALCANTARILLADO Y SANEAMIENTO DE CALVAS EP	
	PROYECTO: ESTUDIO DEL SISTEMA DE AGUA POTABLE URBANO MARGINAL CHILE, PARROQUIA CHILE, CANTÓN CALVAS, PROVINCIA DE LOJA	
	CONTENIDO: PLANTA DE TRATAMIENTO SECTOR CHILE - DETALLES CONSTRUCTIVOS	
	CONSULTORIA	ADMINISTRACIÓN
	FISCALIZACIÓN	

ING. ANGELO MONTOYA PONCE CONSULTOR	ING. ANTONIO ZAMBOSTRADA ADMINISTRADOR	ING. IVÁN VALLEJO FISCALIZADOR
--	---	-----------------------------------

FECHA: ABRIL 2021	LAMINA Nº: 18 DE 44
ESCALAS: INDICADAS	